


| LEGENDA | NOTAS IMPORTANTES |
|---------|--|
| | AS TUBULAÇÕES AQUI ESPECIFICADAS, DEVEM TER SEU USO ÚNICO E EXCLUSIVO PARA O FIM QUE FOI ESPECIFICADO EM PROJETO. |
| | DEVEM SER UTILIZADOS PARA TODA A INSTALAÇÃO ESPECIFICADA NESTE PROJETO. |
| | ELETRÓDUTOS FLEXÍVEL CORRUGADO REFORÇADO EM PAREDE E FORRO, E ELETRÓDUTO DE AÇO GALVANIZADO ENTERRADO. |
| | OS ELETRÓDUTOS AQUI ESPECIFICADOS, NÃO DEVEM SER SUBMETIDOS A CURVAS DE RÁDIO MENOR DO QUE 10x O DIÂMETRO DO TUBO. |
| | CAIXA DE PASSAGEM DE EMBUSTR NO PISO |
| | CAIXA DE PASSAGEM DE SOBREPISO NO TETO |
| | PONTO DE TV A 1,10m DO PISO |
| | RACK ABERTO COM GUIAS DE CABO 19" |
| | TOMADA RJ45 - 0,30m DO PISO |
| | TOMADA RJ45 - 1,10m DO PISO |
| | ACCESS POINT |

| NOTAS |
|---|
| - AS TERMINAÇÕES DAS TUBULAÇÕES TERÃO BUCHAS E ARRELAIS METÁLICAS; |
| - TODA A TUBULAÇÃO SERÁ GUIADA COM ARAME GALVANIZADO COM Ø = 1,65mm ou nº 14 AWG; |
| - DEVERÁ SER DEIXADA, EM CADA CAIXA DE SAÍDA OU PASSAGEM, UMA FOLGA NOS FIOS DE TRES VEZES O DIÂMETRO DA CAIXA; |
| - OS FIOS DEVEM IR DIRETO ÀS CENTRAIS DE DADOS/VOZ; |
| - OS FIOS NÃO DEVERÃO TER EMENAS AO LONGO DO SEU TRAJETO. |

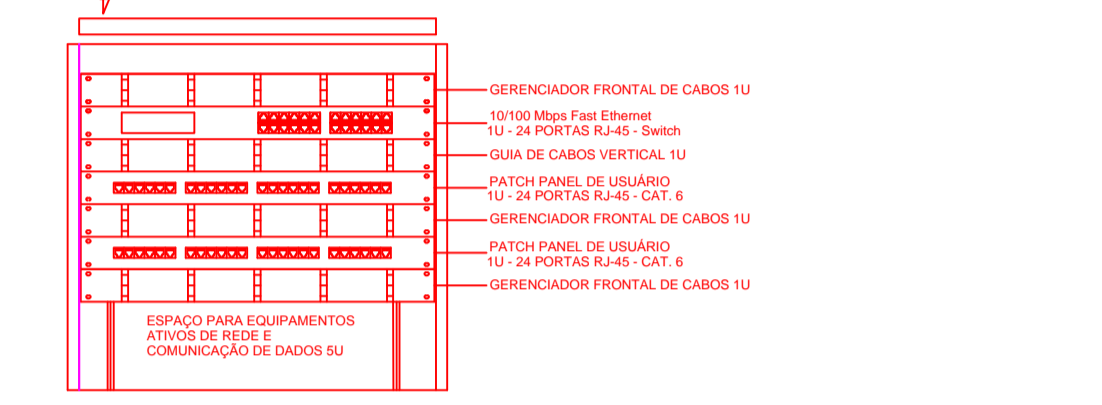

DETALHE RACK DE RA
VISTA FRONTAL
SEM ESCALA TÍPICO

| NOTAS |
|--|
| - EXECUTAR ESTE PROJETO JUNTAMENTE COM O PROJETO ESTRUTURAL E ELÉTRICO. |
| - ANTES DA CONCRETAGEM PREVER PASSAGEM PARA AS TUBULAÇÕES DENTRO DOS LIMITES ESTABELECIDOS PELA NBR 6118:2014; |
| - ALTERAÇÕES NESTE PROJETO SOMENTE COM AUTORIZAÇÃO EXPRESSA DO FINE. |

| REFERÊNCIAS |
|--|
| - MEMORIAL DESCRITIVO E ESPECIFICAÇÕES TÉCNICAS. |
| - PLANILHA DE QUANTITATIVOS. |

| CONTROLE DE REVISÕES | | |
|----------------------|--------------|---|
| 02 | JANEIRO/2017 | Alteração: quadro de áreas, fechamento frontal, sanitários infantis 1 e 2, altura da platibanda, mobiliário e equipamento, altura da cêntrica nos sanitários, cor dos portões dos andares e altura da porta PMA, Acréscimo: do gradil e quadro de cargas no castelo d'água, de duchas higiênicas e escaninhos pré-estala. |
| 01 | JULHO/2016 | Alteração paredes - shaft para tubulação hidráulica e detachamento; alteração da altura da platibanda. |
| Nº | DATA | DESCRIÇÃO |

FNDE Fundo Nacional de Desenvolvimento da Educação

Ministério da Educação

PROJETO PADRÃO - FNDE

PROPRIETÁRIO: Prefeitura de Córrego Fundo
 ENDEREÇO: Rua Joaquim Gonçalves da Fonseca nº493 Bairro Micael Bernardes
 MUNICÍPIO - UF: Córrego Fundo - MG

PROPRIETÁRIO: Prefeitura de Córrego Fundo
 RESP. TÉCNICO: Misley Aparecida da Cunha Faria CREAMG-17961

AUTOR DO PROJETO: CAU

| DLFO | CREA |
|------------------|------|
| VAGA 1 | RA |
| VAGA 2 | |
| VAGA 3 | |
| CARGA E DESCARGA | |

OBSERVAÇÕES:

PROGRAMA PROINFÂNCIA - PROJETO TIPO 1

| PROJETO DE INSTALAÇÕES | | | |
|---|---------|------------------|----------|
| COORDENAÇÃO | REVISÃO | TEC. INDICADA | PRIMEIRA |
| CGEST - Coordenação Geral de Infraestrutura Educacional | R-01 | INDICADA | 00/00 |
| | R-02 | DATA DE EMISSÃO: | |
| | R-03 | 11/01/2019 | |

1 PLANTA BAIXA
ESCALA 1/75